


SIMBOLO	DESCRIZIONE
	Contatore enel
	Quadro elettrico
	Scatola di derivazione - elettrica
	Citofono - posto interno
	Posto esterno - citofonico
	Preso 10/16A bipasso
	Preso 10/16A shuko - tedesco
	Preso telefonico
	Preso dati RJ45 + indicazione numerazione
	Pulsante accensione luci
	Interruttore - luci
	Deviatore - luci
	Interruttore sezionatore
	Pulsante a tirante su bagno
	Scaldacqua elettrico
	Comandi motorizzazioni
	Pulsante sgancio energia elettrico

	Punto luce a soffitto
	Punto luce a parete
	Torretta a pavimento
	Punto alimentazione generico
	Punto alimentazione motorizzazione
	Impianto di messa a terra - pazzetta dispersore
	Punto luce a parete con corpo illuminante
	Preso CEE 1F+N+T + fus 16A
	Preso CEE 3F+T + fus 16A
	Preso CEE 3F+N+T + fus 16A
	Conduttura discendente
	Tubo in PVC rigido - posa a vista
	Scatola portafrutti da incasso - a vista - su battiscopa
	Canale a battiscopa in PVC 5 scomparti

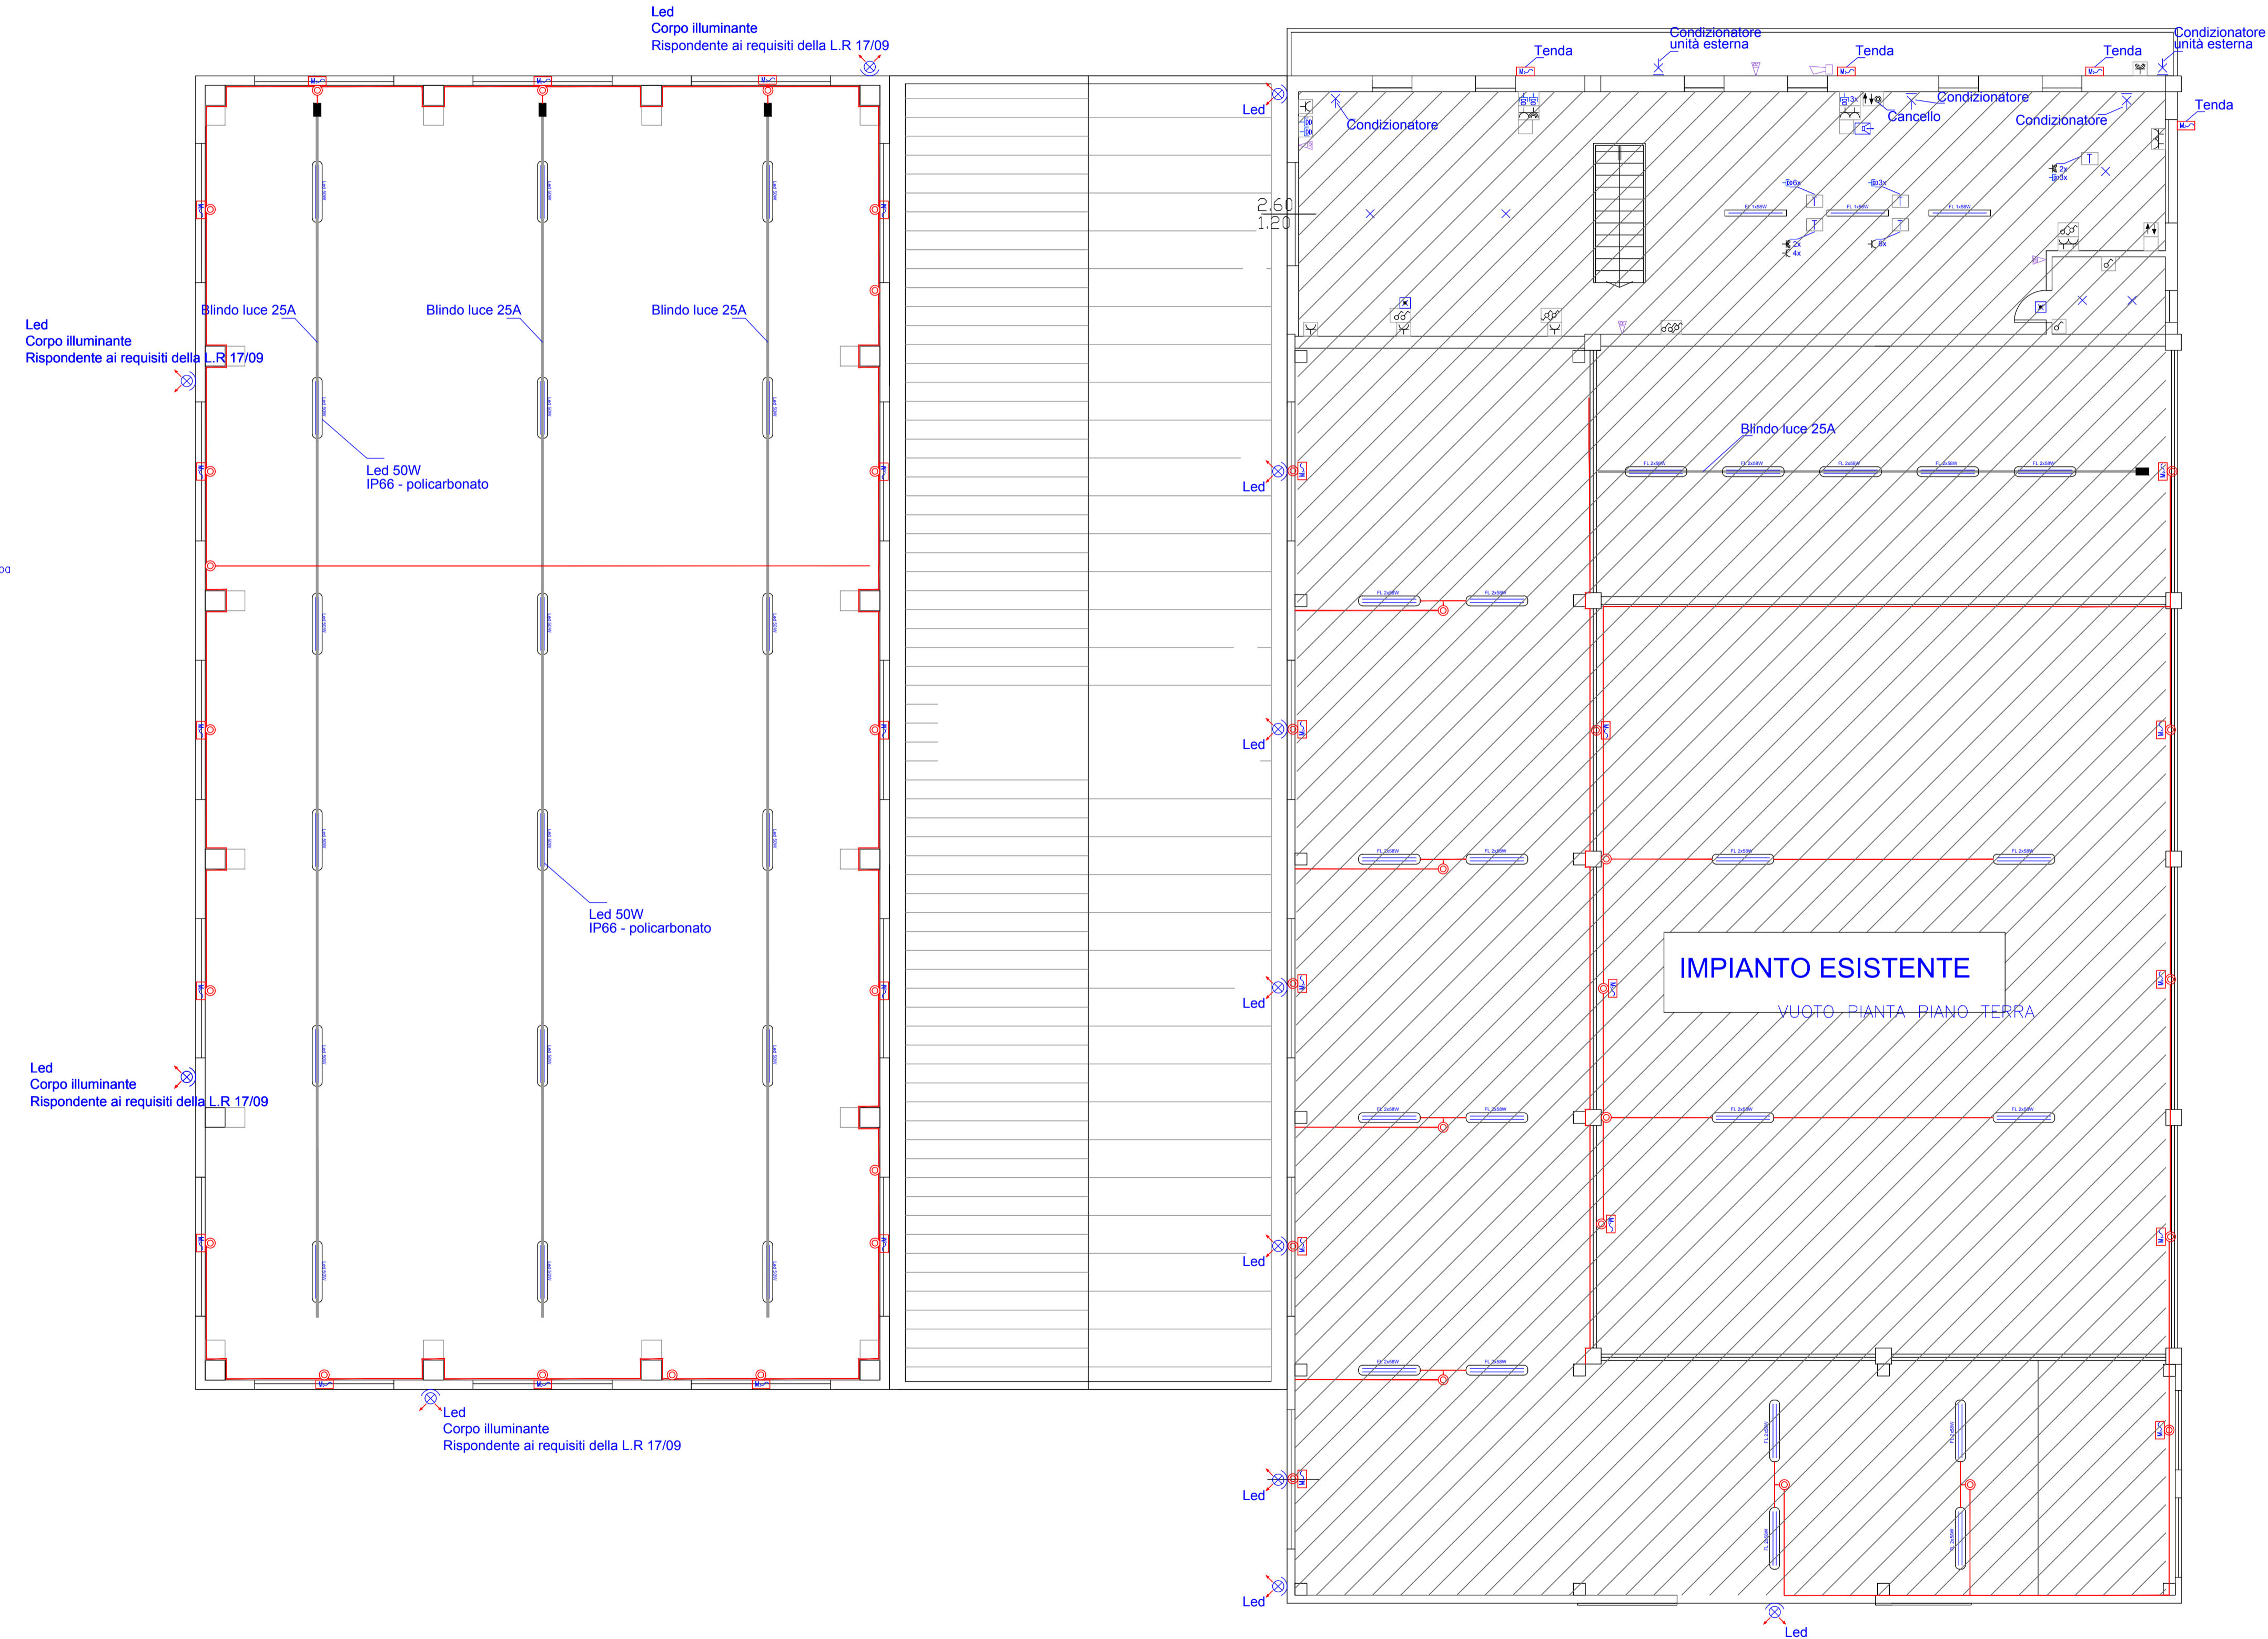

COMUNE DI BOVOLENTA (PD)

COMMITTENTE:
DRINK SERVICE ITALIA S.R.L.

IMMOBILE SITO IN VIA MADONNA, 50
35024 - BOVOLENTA (PD)

TAVOLA

PROGETTO DI MASSIMA
AMPLIAMENTO
IMPIANTO ELETTRICO

IL PROGETTISTA



ZE

Studio Tecnico Soglia Per. Ind. Manuel
Via Sandano, 47/Bis - 35020 Correzzola
loc. Villa del Bosco (PD)
P.iva - 04685720288 iscr. 1682 Collegio Periti di Padova

Lay out apparecchiature elettriche
illuminazione - forza motrice piano primo

Arch: n349b/019

Ubicazione:
Via Madonna, 50 - 35024 Bovoletta (PD)

16/08/2019

SCALA 1:100