


LEGENDA

SIMBOLO	DESCRIZIONE
	Contatore enel
	Quadro elettrico
	Scatola di derivazione - elettrico
	Citofono - posto interno
	Posto esterno - citofonico
	Presa 10/16A bipasso
	Presa 10/16A shuko - tedesco
	Presa telefonica
	Presa dati RJ45 + indicazione numerazione
	Pulsante accensione luci
	Interruttore - luci
	Deviatore - luci
	Interruttore sezionatore
	Pulsante tirante su bagno
	Scaldacqua elettrico
	Comandi motorizzazioni
	Pulsante sgancio energia elettrico
	Plafoniera 2x36 IP40 posa a soffitto
	Plafoniera 1x58W IP40 posa a soffitto
	Plafoniera 2x58W IP40 posa a soffitto
	Plafoniera 1x18W IP65 - policarbonato
	Punto luce a soffitto
	Punto luce a parete
	Lampada di emergenza
	Torretta a pavimento
	Punto alimentazione generico
	Punto alimentazione motorizzazione
	Impianto di messa a terra - pozzetta dispersore
	Rilevatore infrarossi - allarme antintrusione
	Centrale - allarme antintrusione
	Inseritore - allarme antintrusione
	Contatto magnetico su infisso - allarme antintrusione
	Sirena esterna - allarme antintrusione
	Punto luce a parete con corpo illuminante
	Presa CEE 1F+N+T + fus 16A
	Presa CEE 3F+T + fus 16A
	Presa CEE 3F+N+T + fus 16A
	Conduttore discendente
	Tubo in PVC rigido - posa a vista
	Scatola portafruti da incasso - a vista - su battiscopa
	Canale a battiscopa in PVC 5 scomparti
	Plafoniera 1x36W IP65 - policarbonato
	Plafoniera 2x36 IP65 - policarbonato
	Plafoniera 1x58W IP65 - policarbonato
	Plafoniera 2x58W IP65 - policarbonato

Al quadro sotto contatore

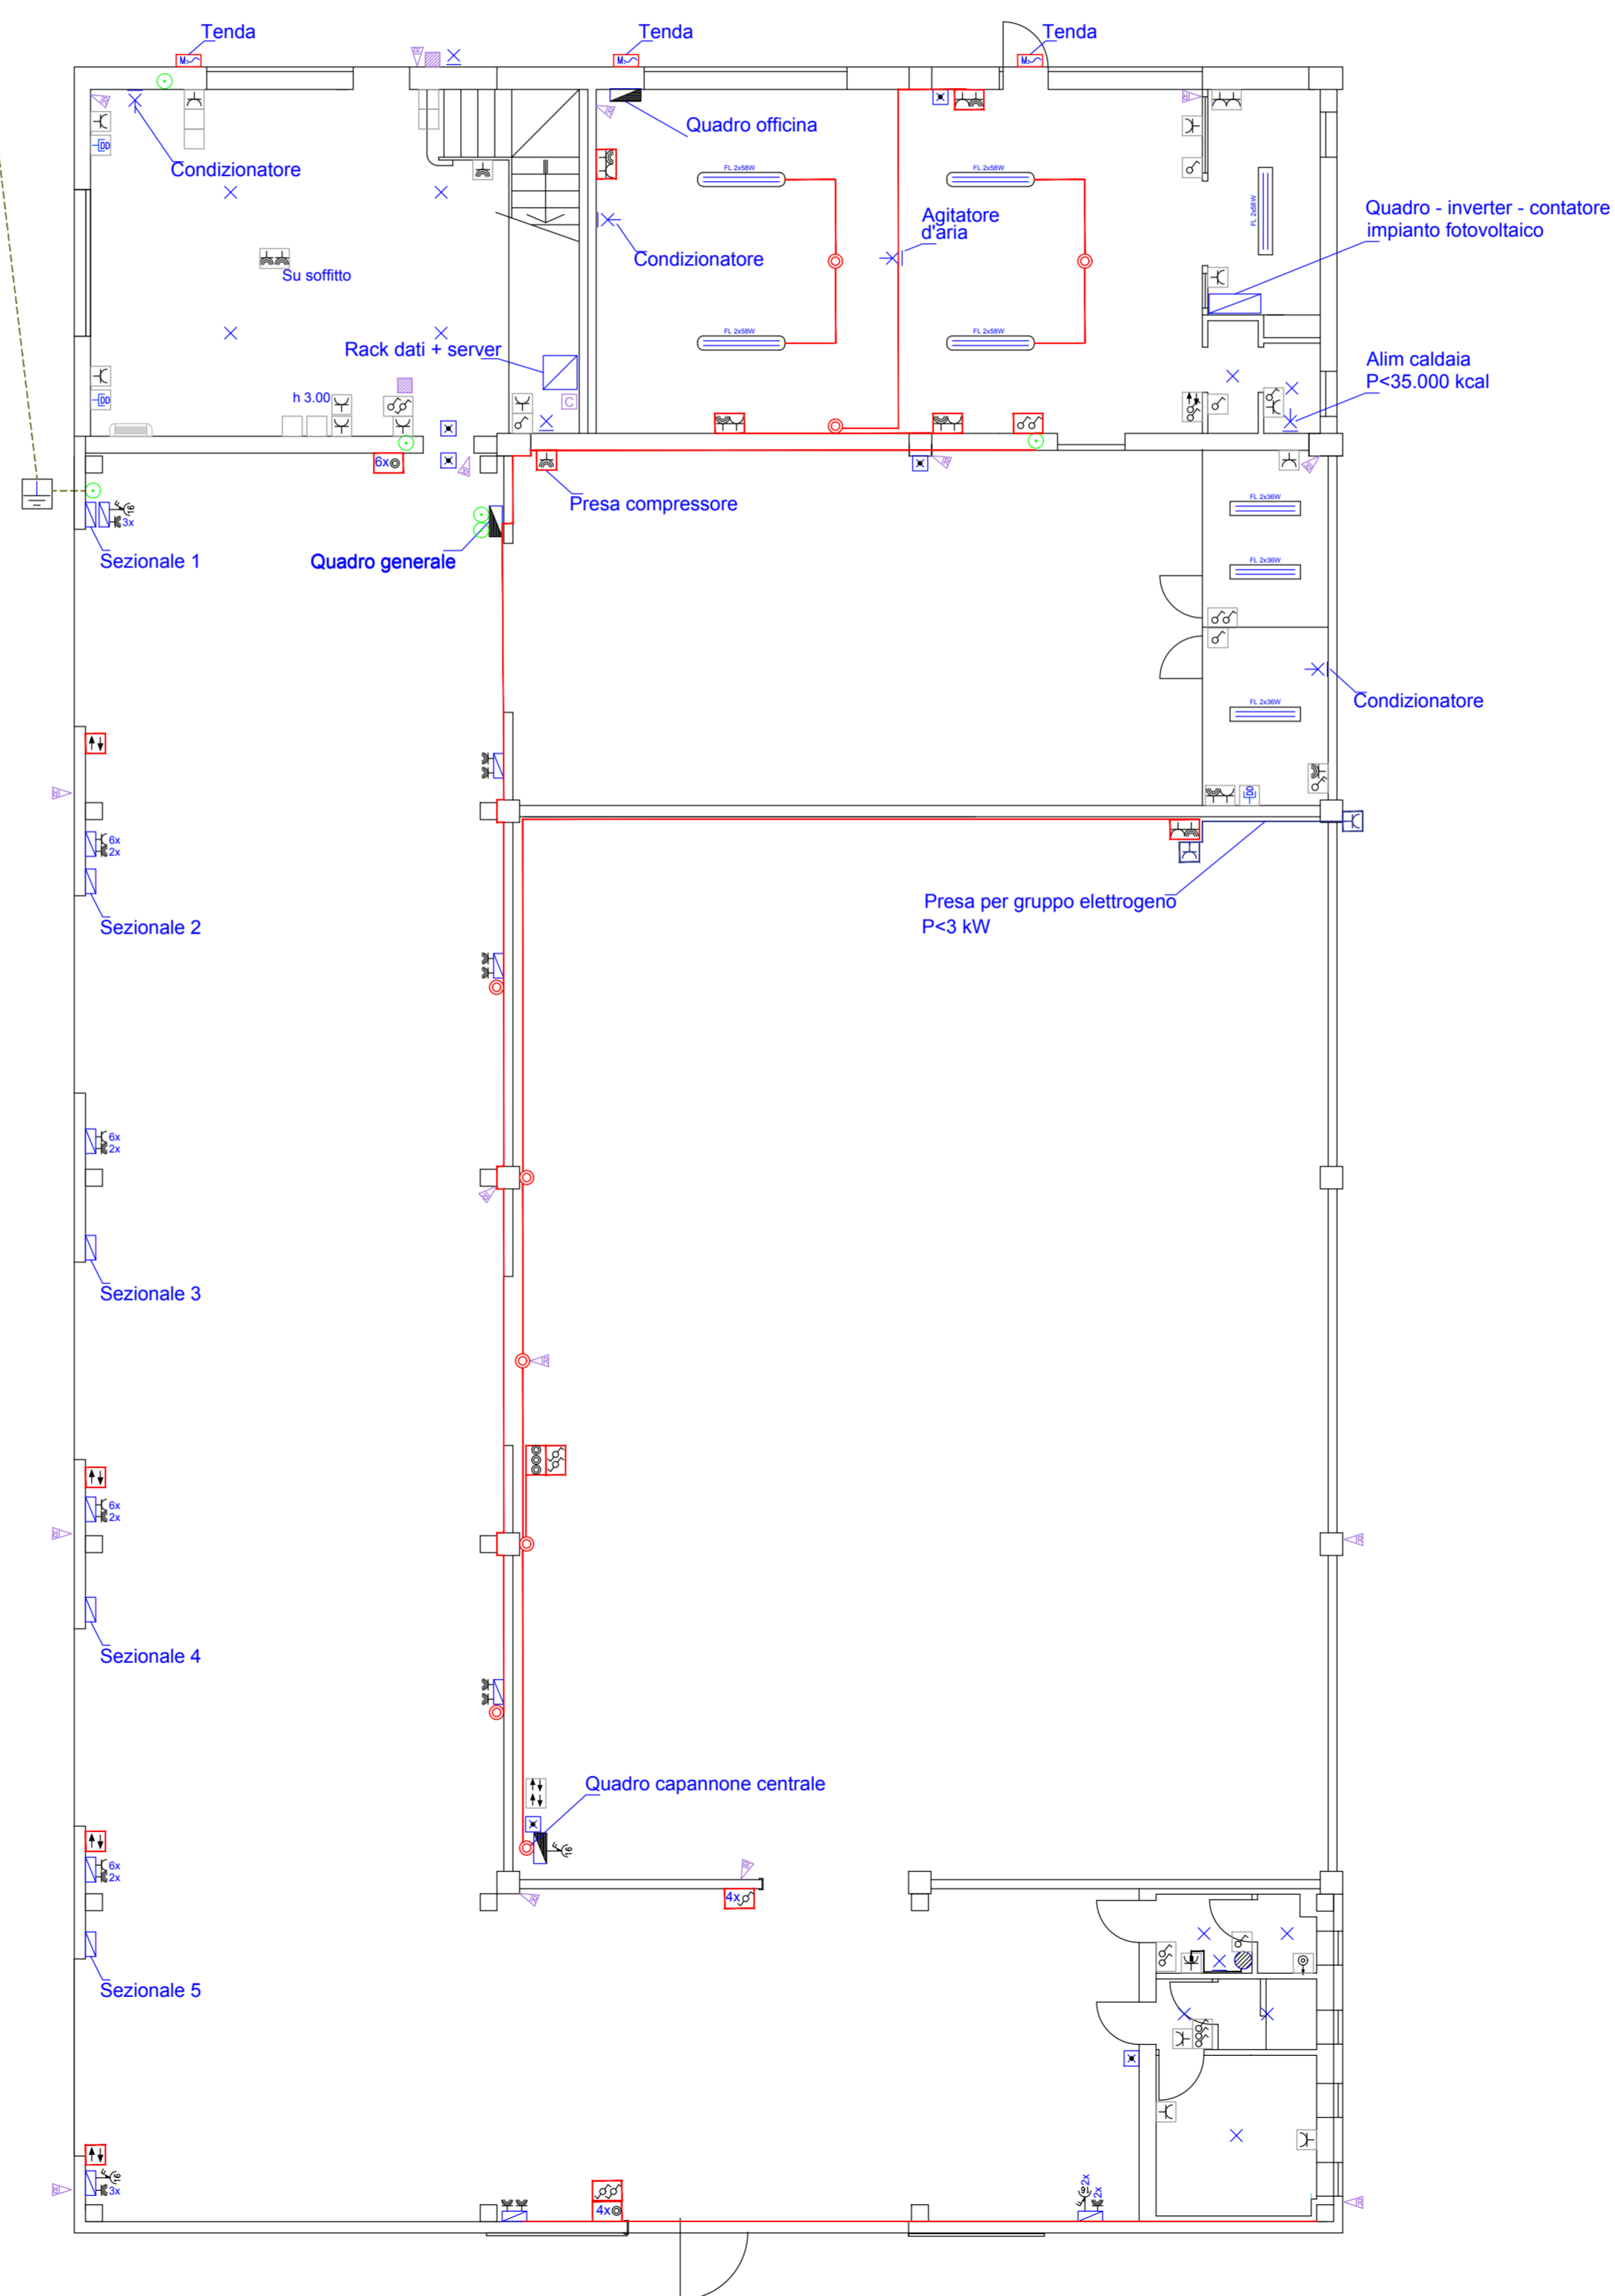

COMUNE DI BOVOLENTA (PD)

COMMITTENTE:

DRINK SERVICE ITALIA S.R.L.

IMMOBILE SITO IN VIA MADONNA, 50
35024 - BOVOLENTA (PD)

TAVOLA

STATO DI FATTO
IMPIANTO ELETTRICO

1 E

IL PROGETTISTA



Studio Tecnico Soggia Per. Ind. Manuel
Via Sandano, 47/Bis - 35020 Correzzola
loc. Villa del Bosco (PD)
P.iva - 04685720288 iscr. 1682 Collegio Periti di Padova

Lay out apparecchiature elettriche
illuminazione - forza motrice piano terra

Arch: n349b/019

Ubicazione:
Via Madonna, 50 - 35024 Bovolenta (PD)

14/08/2019

SCALA 1:100